


位置図

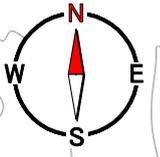

糸魚川市大字須沢 付近



1/5000

0 100 200m



平面図 S=1:1,500


八久保中脇線 標準断面図 S=1:150

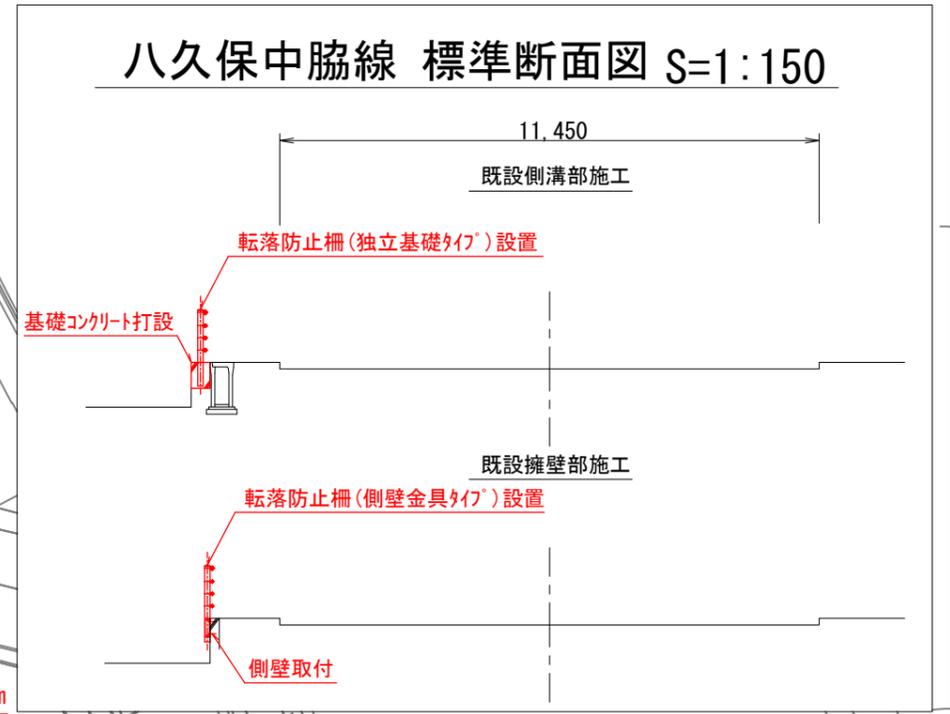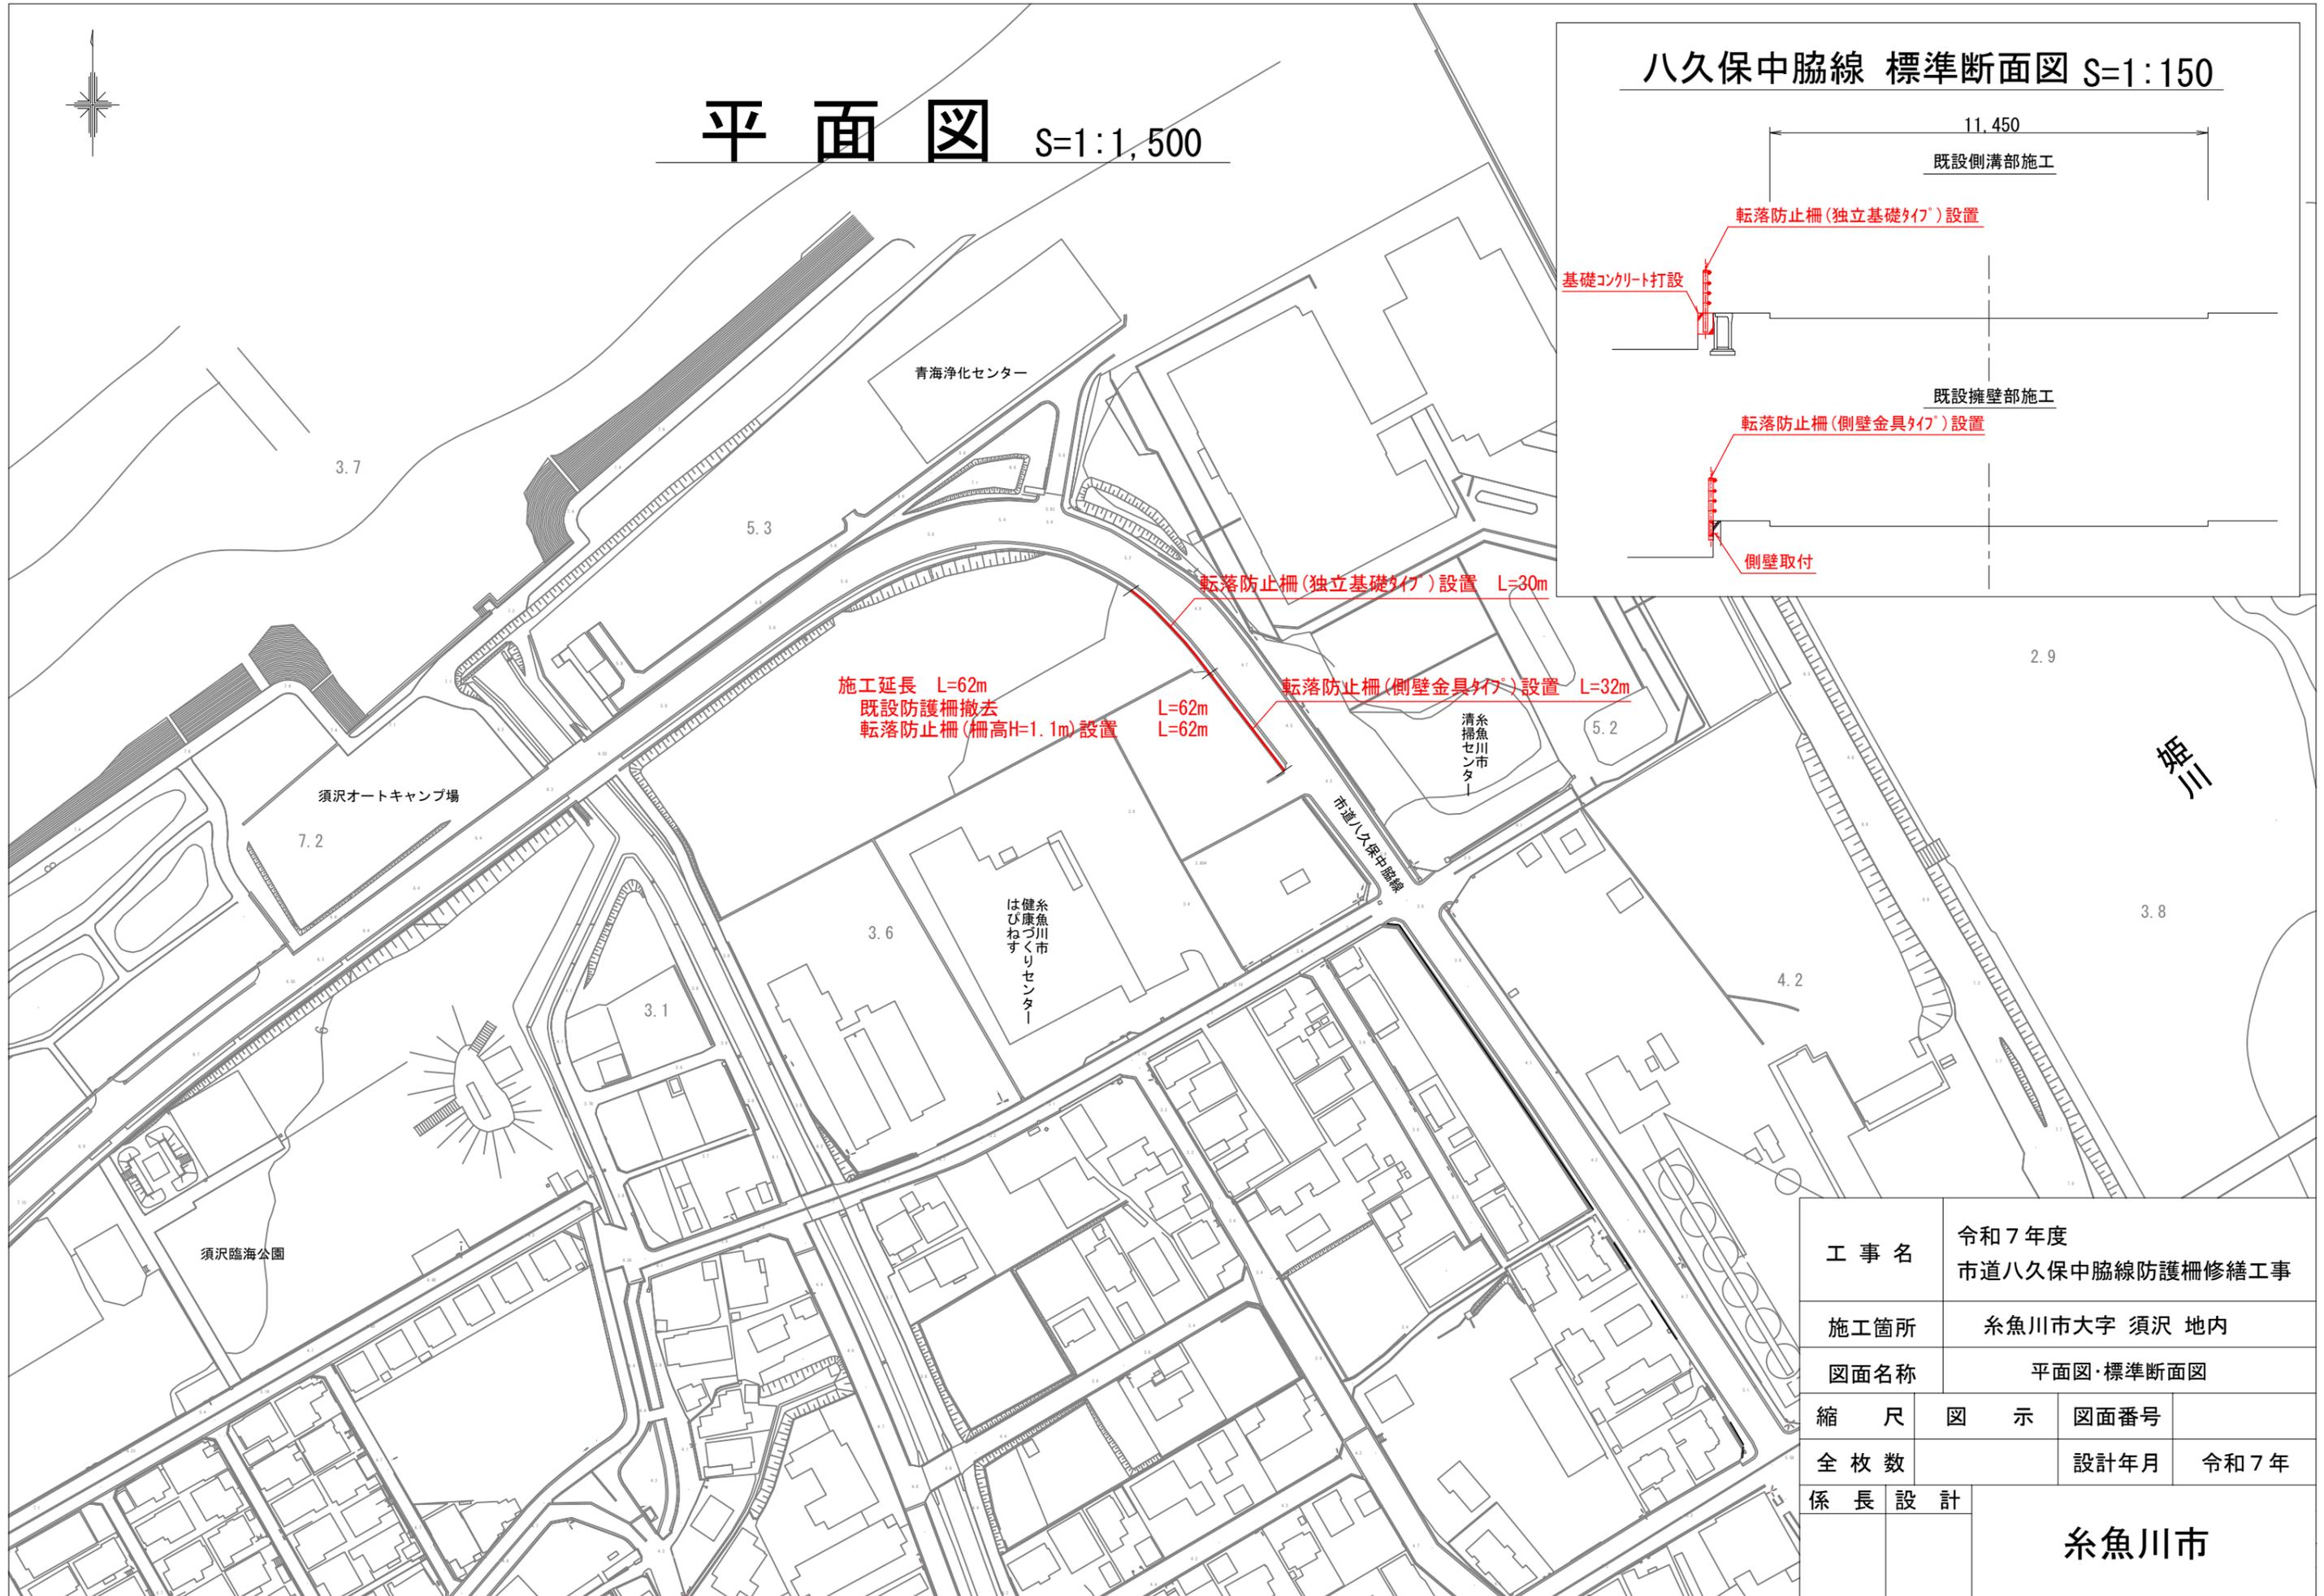


工事名	令和7年度 市道八久保中脇線防護柵修繕工事		
施工箇所	糸魚川市大字 須沢 地内		
図面名称	平面図・標準断面図		
縮尺	図示	図面番号	
全枚数		設計年月	令和7年
係長	設計	糸魚川市	

現場打基礎詳細図

平面図 S=1:30

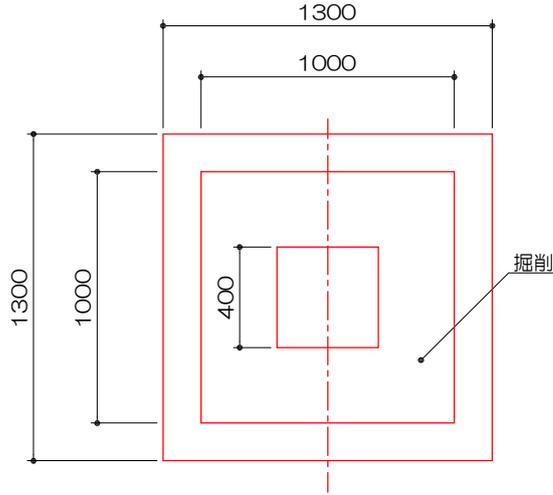


断面図 S=1:30

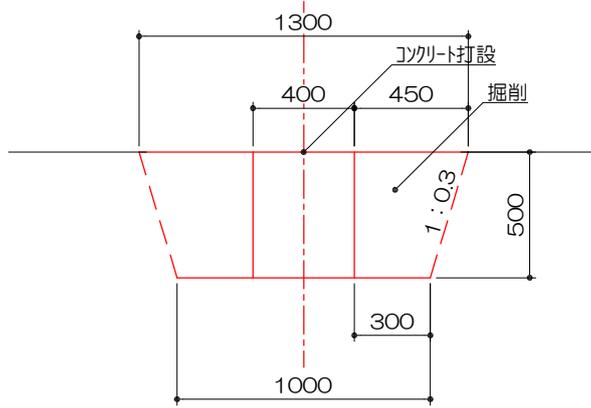


工事名	令和7年度 市道八久保中脇線防護柵修繕工事		
施工箇所	糸魚川市大字 須沢 地内		
図面名称	断面図		
縮尺	図示	図面番号	
全枚数		設計年月	令和7年
係長	設計	糸魚川市	

転落防止柵詳細図

組立図 S=1/30

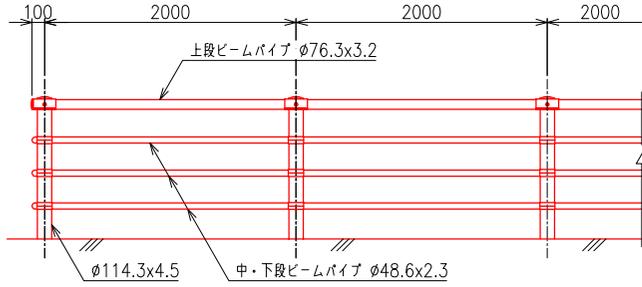


断面図 S=1/30

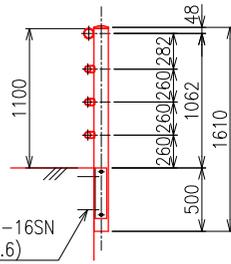


ケミカルアンカー-R-16SN
4-M16x150(4.6)
埋込長: 100


側面取付詳細図 S=1/10

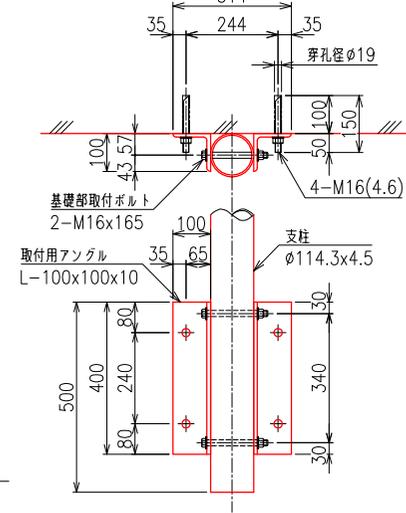


上段ビームパイプ取付詳細図 S=1/6

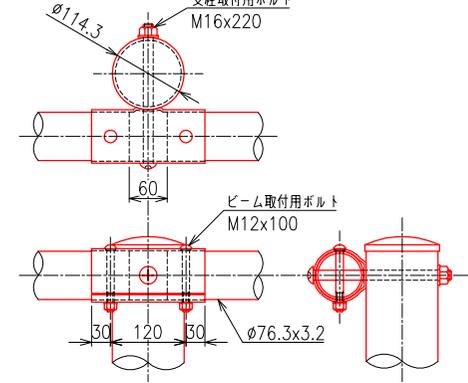


中・下段ビームパイプ取付詳細図 S=1/6

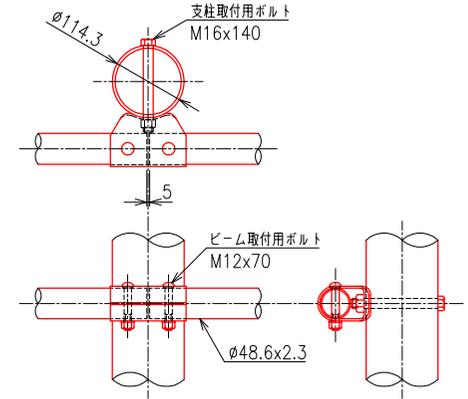


支柱 S=1/15

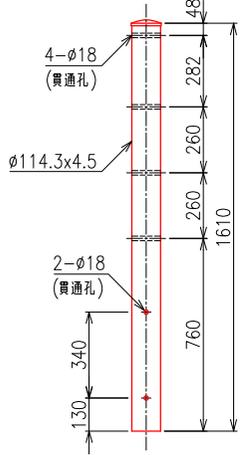

上段ブラケット S=1/4

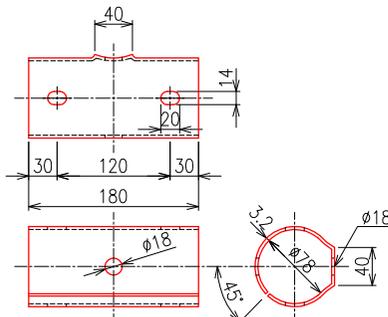


ビームパイプ S=1/4

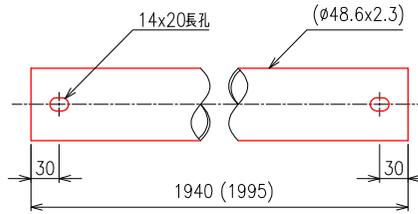


注) ()内寸法は中・下段ビームパイプを示す。


中・下段ブラケット S=1/4

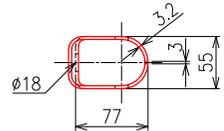

上段袖パイプ S=1/4


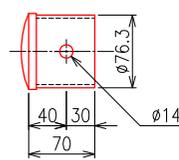


中・下段袖パイプ S=1/4

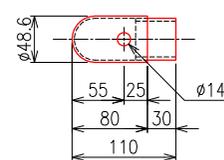


取付用アングル S=1/10


(2個一組で使用)

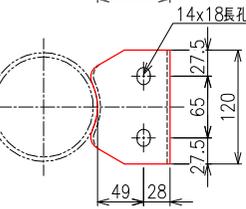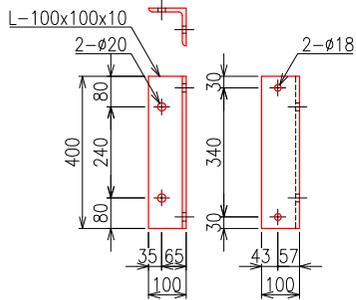


基礎部取付ボルト S=1/4

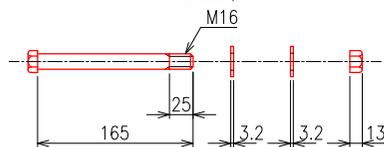


支柱取付ボルト(上段) S=1/4

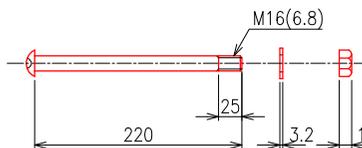


ビーム取付ボルト(上段) S=1/4

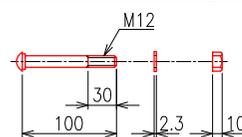

支柱取付ボルト(中・下段) S=1/4

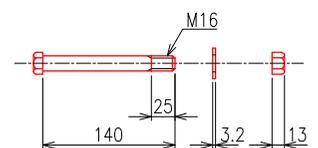

ビーム取付ボルト(中・下段) S=1/4

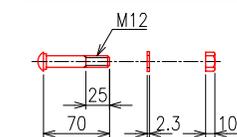

工事名	令和7年度 市道八久保中脇線防護柵修繕工事		
施工箇所	糸魚川市大字 須沢 地内		
図面名称	詳細図		
縮尺	図示	図面番号	
全枚数		設計年月	令和7年
係長	設計	糸魚川市	